


1.NP

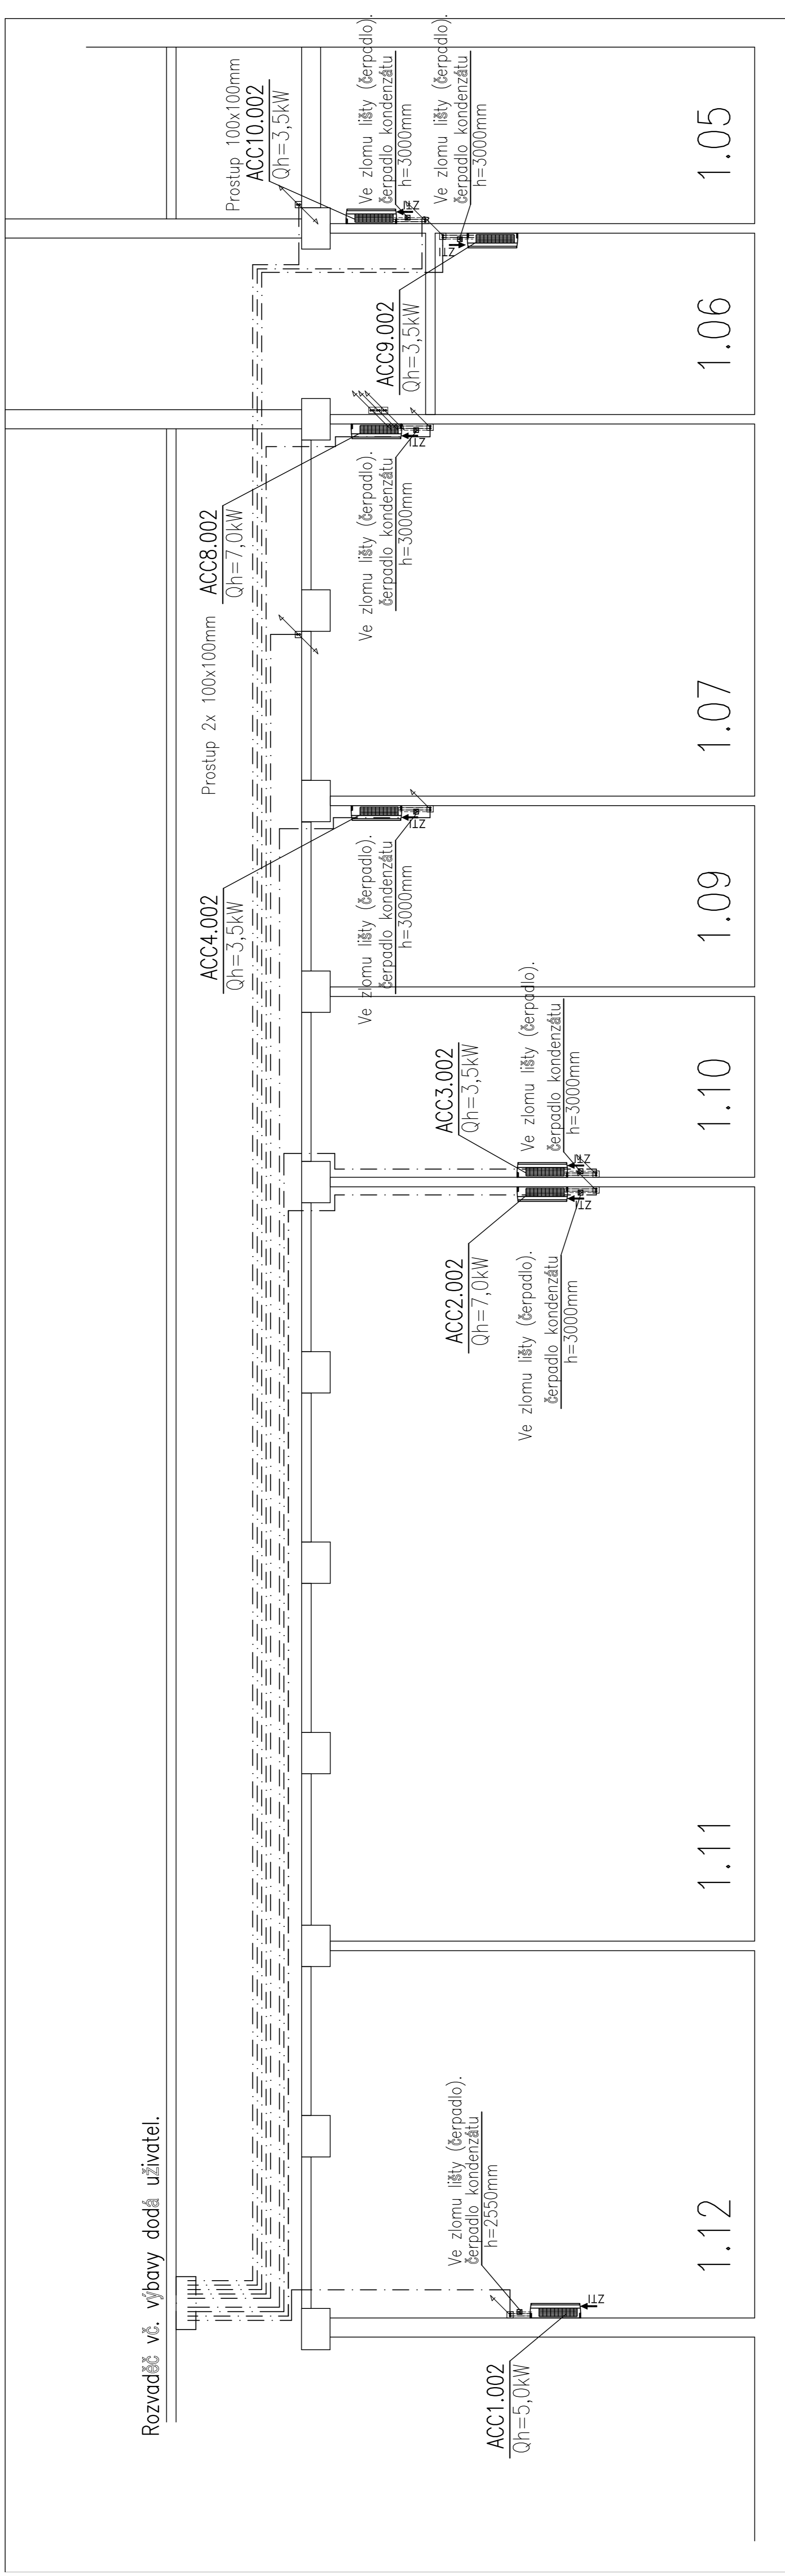

LEGENDA

-  VNITŘNÍ CHLADÍČÍ JEDNOTKA – Nástěnná
S ROZVODEM Cu POTRUBÍ
-  VENKOVNÍ KONDENZAČNÍ CHLADÍČÍ JEDNOTKA
-  POZICE ELEMENTŮ
-  AKUSTICKÉ ÚDAJE: AKUST. TLAK
-  VÝTLAČNÁ VÝŠKA PRO ČERPADLO KONDENZÁTU
 $h=3000mm$

Číslo	Datum	Popis	Vypracoval	Kontroloval

Hlavní inženýr projektu	Zodpovědný projektant	Vypracoval	Kontroloval
	Ing. Zdeněk Rha	Ing. Tomáš Kopa	
Investor:	Ostrava - Radnice Svinov		
Stavba:			
Objekt:			
Průběh:	Přímé chlazení a navazující profese		
Obsah:	Půdorys 1.NP		
Název dispoziční:	Číslo výřezu:	Číslo detailu:	
	006	00	
Projektová společnost: PROJEKT			
Adresa: 500 01, Ostrava - Radnice Svinov			
Telefon: 544 500 811			
E-mail: 544 500 811			
Průběh: PŘÍP-148			
Datum vydání: 07/2019			
Formát: A1			
Měřítko: M1:50			
Výška listu: 			
Datum detailu: 			